
 
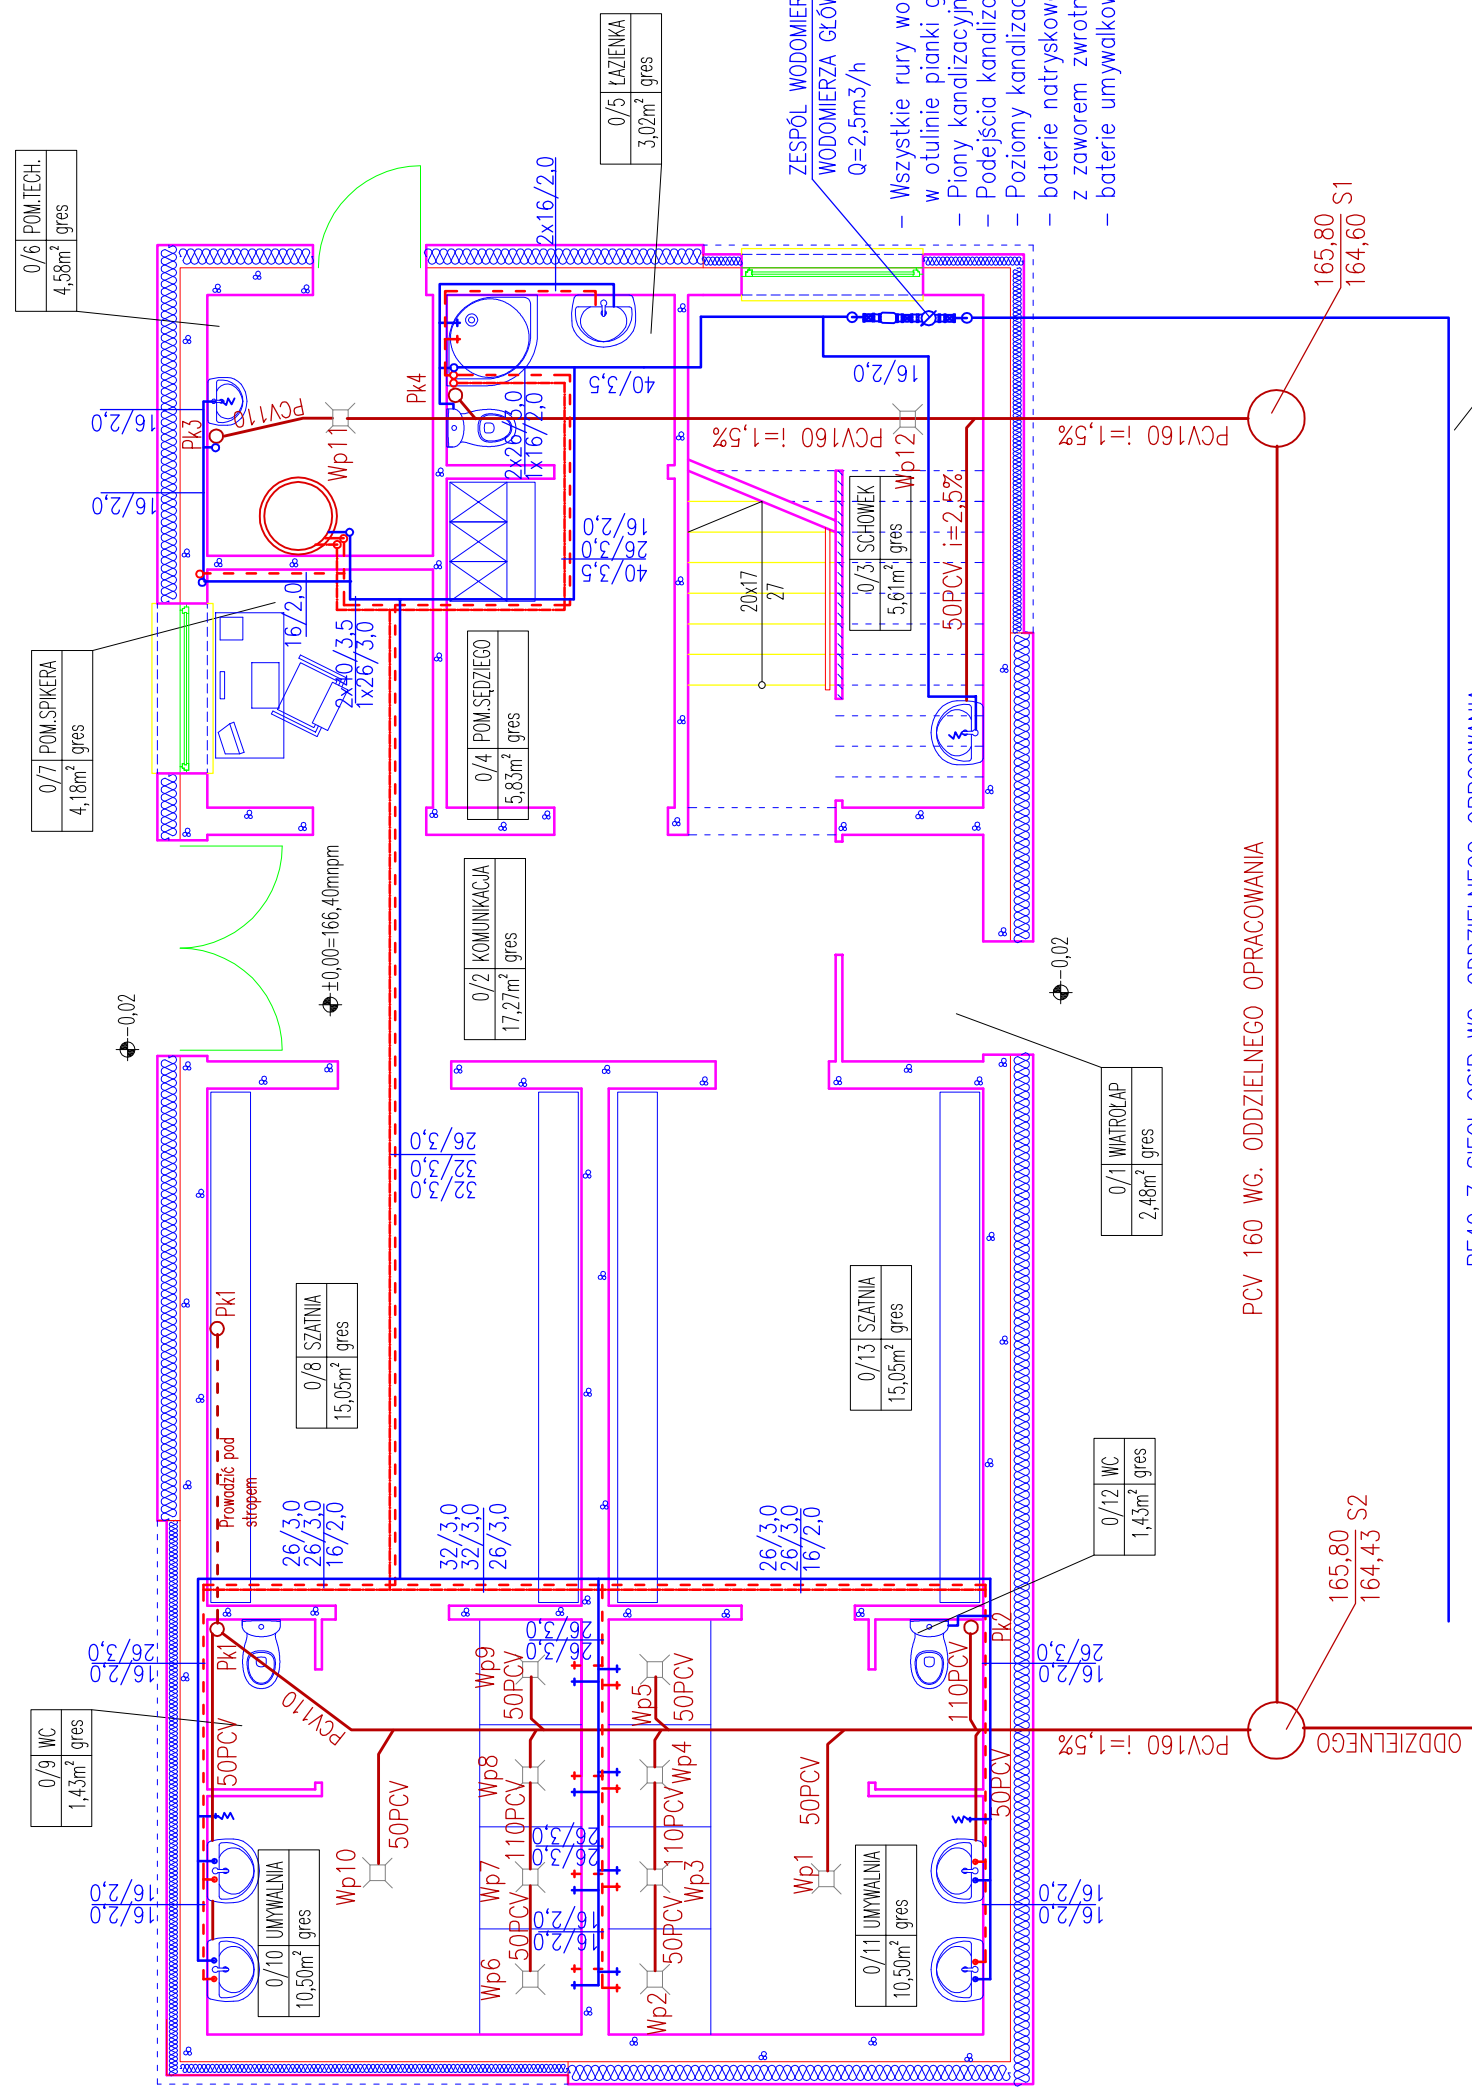



Zestawienie pomieszczeń		
Lp.	Nazwa pomieszczenia	Pow. [m ²]
0/1	WIATROLAP	2,48
0/2	KOMUNIKACJA	17,27
0/3	SCHOWEK	5,61
0/4	POMIESZCZENIE SĘDZIEGO	5,83
0/5	ŁAZIENKA	3,02
0/6	POMIESZCZENIE TECHNICZNE	4,58
0/7	POMIESZCZENIE SPIKERA	4,18
0/8	SZATNIA	15,05
0/9	WC	1,43
0/10	UMYWALNIA	10,50
0/11	UMYWALNIA	10,50
0/12	WC	1,43
0/13	SZATNIA	15,05
RAZEM:		96,93

POWIERZCHNIA ZABUDOWY: 122,83m²



- Wszystkie rury zimnej, ciepłej i cyrkulacji typu PE-X/AL/PE-X w otulinie pianki gr. 7mm układane pod posadzkami i w bruzdach ściennych
- Piony kanalizacyjne na ścianach do zabudowy płytami GK
- Podejścia kanalizacyjne pod przybory w bruzdach ściennych
- Poziomy kanalizacyjne pod posadzkami w wykopach
- baterie natryskowe czasowe z mieszaczem wody zimnej i gorącej w głowicy z zaworem zwrotnym i filtrem siatkowym
- baterie umywalkowe śienne z ruchomą wylewką

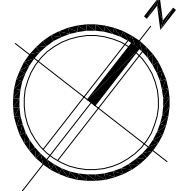



AP Studio 7
mgr inż. arch. Piotr Adamowski
77-300 Czuchów, ul. Wesoła 1a
tel. +48 509-331-878
e-mail: biuro@apstudio7.pl

nr rys. S2
skala 1:75

obiekt: BUDYNEK ZAPLECZA SANITARNO-SZATNIOWEGO

adres inwestycji: 77-300 Czuchów, ul. Szkoła 1

dz. nr ewid. 45/3

temat rys.: RZUT PARTERU (E+0.00) INSTALACJA WOD-KAN

wykonat: imię i nazwisko, uprawnienia

projektant: sanitaro

data: 2014

projekt: ZYGMUNT CHEBA
upr. bud. w specjalności instalacyjno-ryzykiowej
AM-836/138/84

PCV 160 WG. ODDZIELNEGO OPRACOWANIA

PE40 Z SIECI OSIR WG. ODDZIELNEGO OPRACOWANIA

165,80 S2
164,43

165,80 S1
164,60

OPRACOWANIA