


PROJEKT ZAGOSPODAROWANIA TERENU

SKALA 1:500

ROZBUDOWA KANALIZACJI DESZCZOWEJ ORAZ PRZEBUDOWA SIECI WODOCIĄGOWEJ Z PRZYŁĄCZAMI

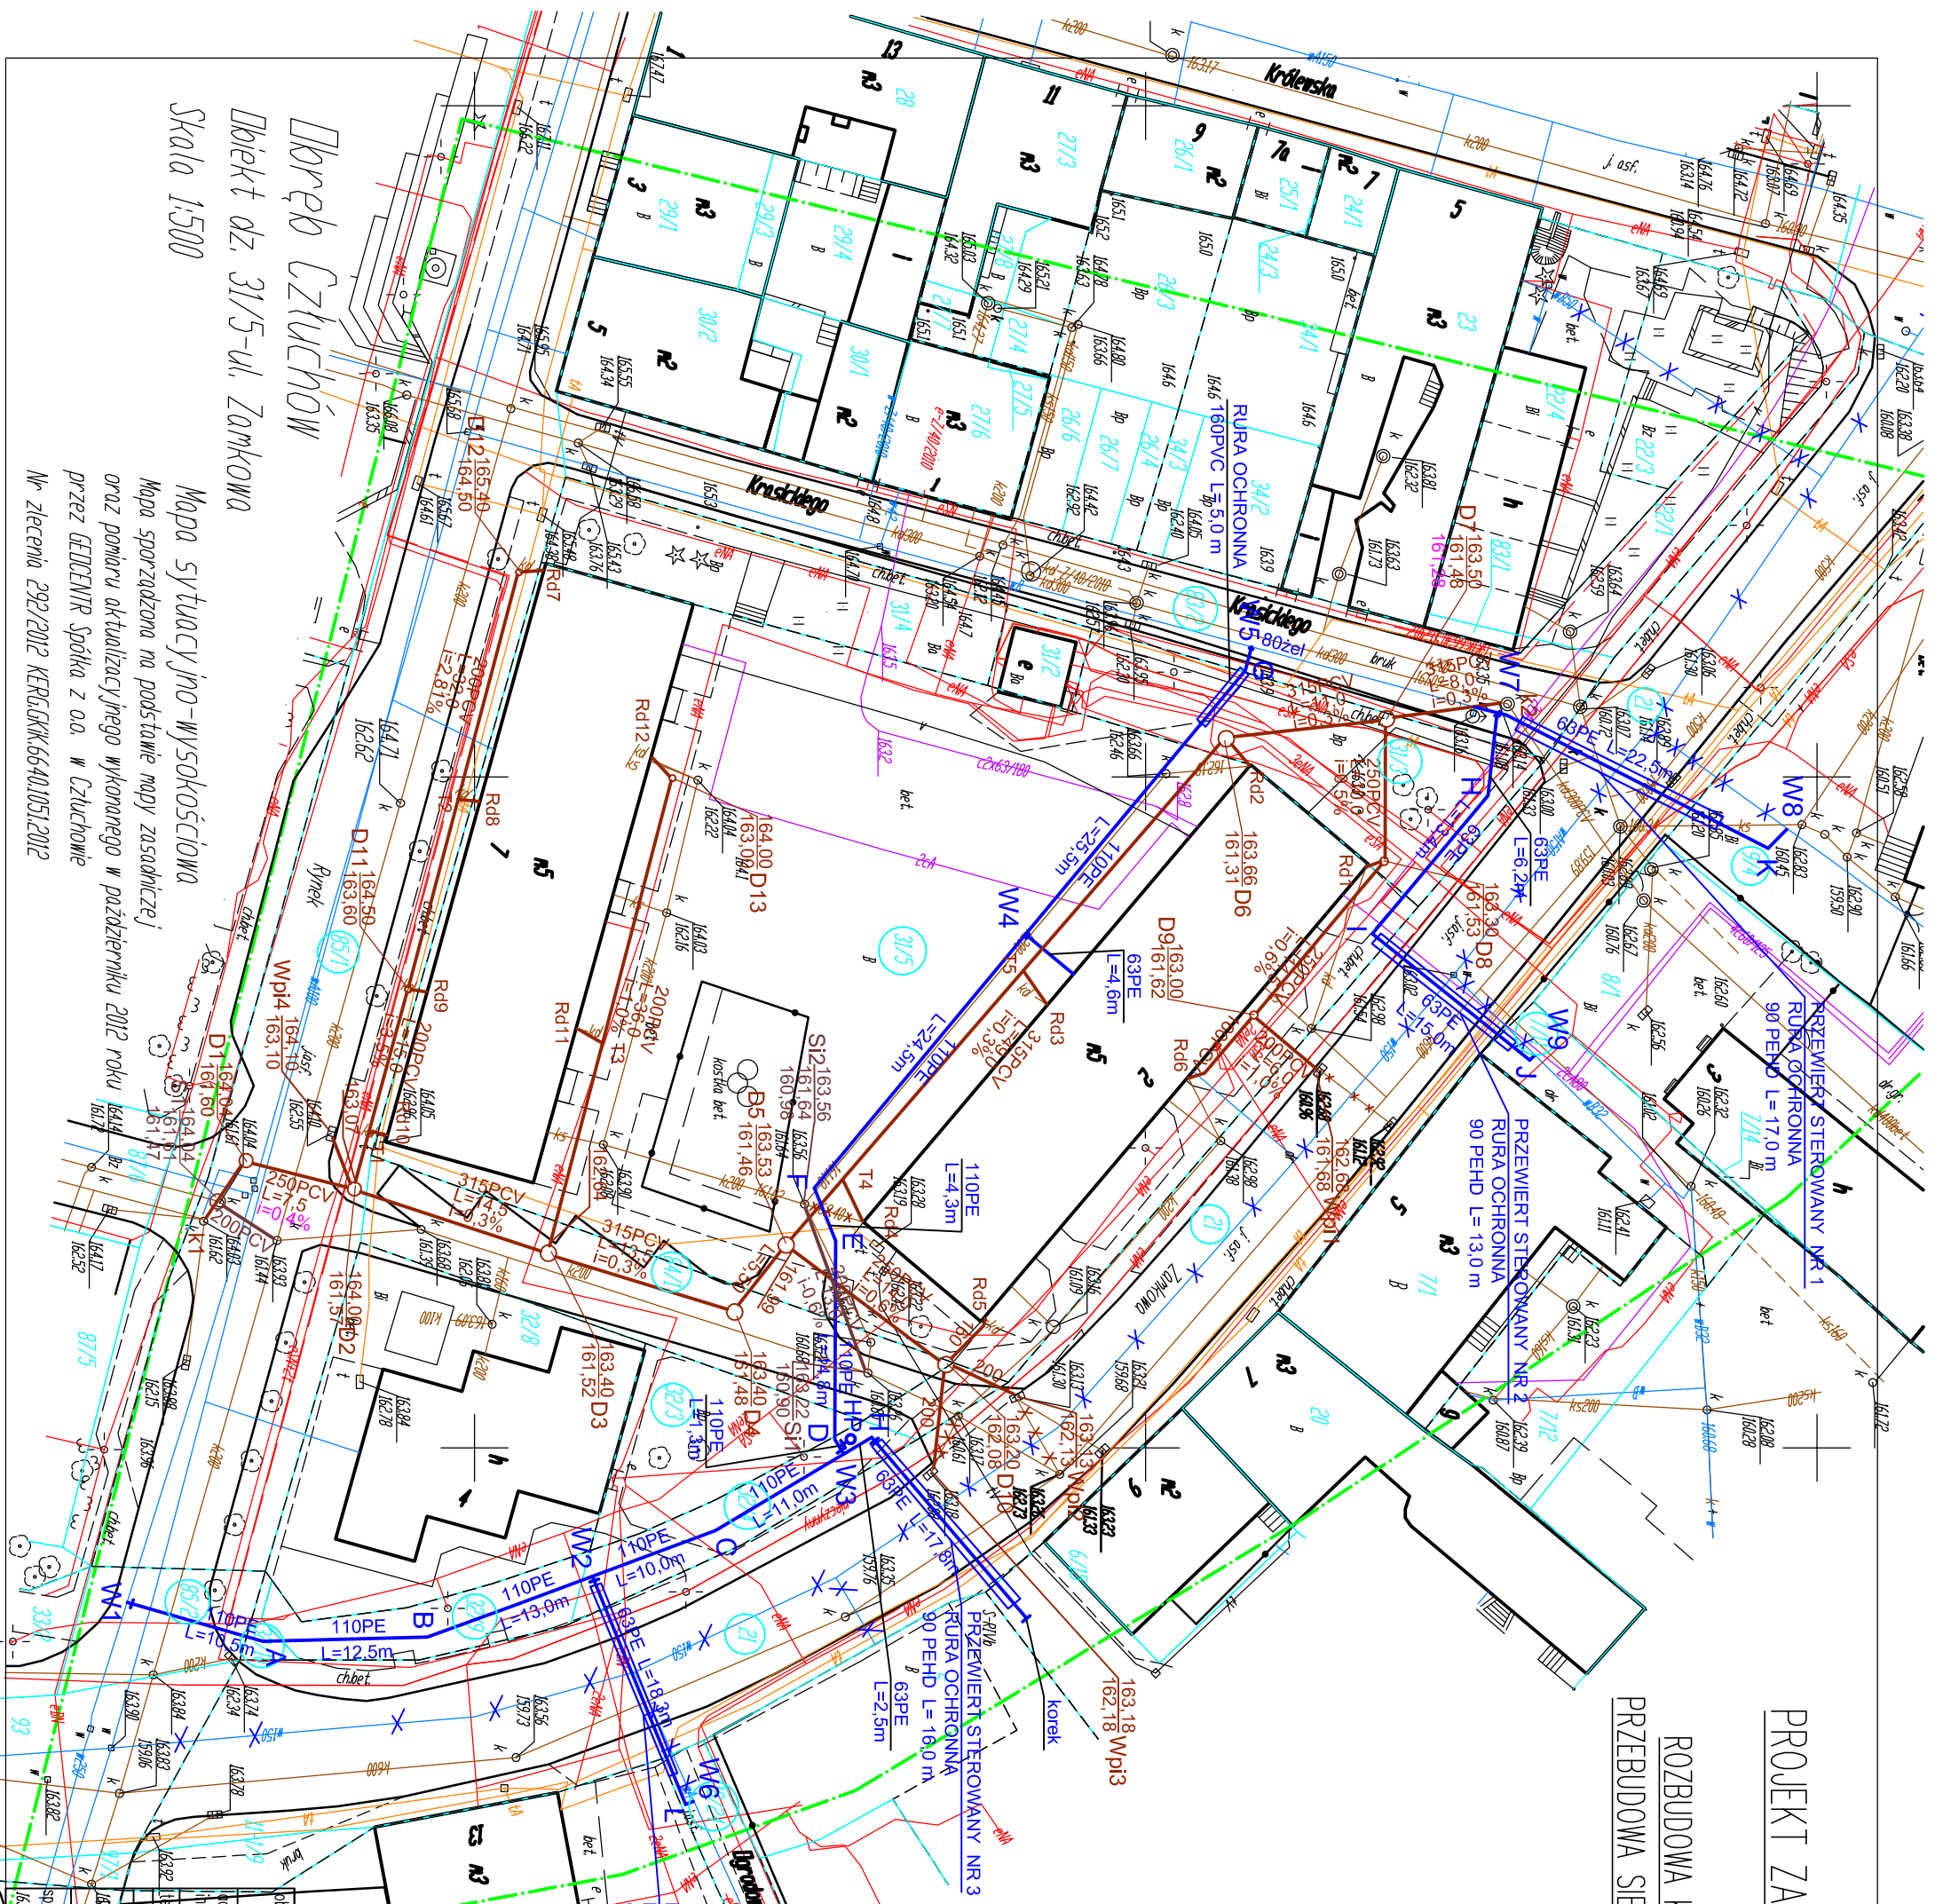

- LEGENDA:
- projektowane sieć wodociągowa z przyłączami;
 - istniejąca sieć wodociągowa z przyłączami do likwidacji
 - projektowana kanalizacja deszczowa
 - przebudowa kanalizacji sanitarnej
 - istniejące przykanaliki deszczowe do likwidacji

Oświadczam, że projekt budowlany opracowano na bazie mapy sytuacyjno-wysokościowej, która jest zgodna z oryginałem przyjętym do zobu Powiatowego Urzędu Dokumentacji Geodezyjnej i Kartograficznej w Człuchowie, KERG GK:6640.1051.2012

Człuchów, dnia 18.10.2012r.

Dobrek Człuchów
Dzieln. dz. 31/5-ul. Zamkowa
Skala 1:500

Mapa sytuacyjno-wysokościowa
Mapa sporządzona na podstawie mapy zasadniczej
oraz pomiaru aktualizacyjnego wykonanego w październiku 2012 roku
przez GEODENIR Spółka z o.o. w Człuchowie
Nr zlecenia 292/2012 KERG.GK:6640.1051.2012

obiekt	Rozbudowa kanalizacji deszczowej oraz przebudowa sieci wodociągowej z przyłączami	nr rys.	A1
adres inwestycji	Człuchów, ul. Zamkowa, Koscielna, Krasickiego i Rynek działka nr ewid. 21.85/32/10.32/9.32/4.32/384/185/1.31/583/2.31/3.9/4.7/1.18/24	skala	1:500
projektant	PROJEKT ZAGOSPODAROWANIA TERENU	data	
instalator	ZYGMUNT CHEBA	podpis	
opracowanie budowlane w specjalności inżynierskiej	M-3346/130/04	podpis	
opracowanie budowlane w specjalności inżynierskiej	ALEKSANDER KUSZEK	podpis	
opracowanie budowlane w specjalności inżynierskiej	M-5346/104/05	podpis	